




DETTAGLIO DEI PUNTI DI ALLACCIO

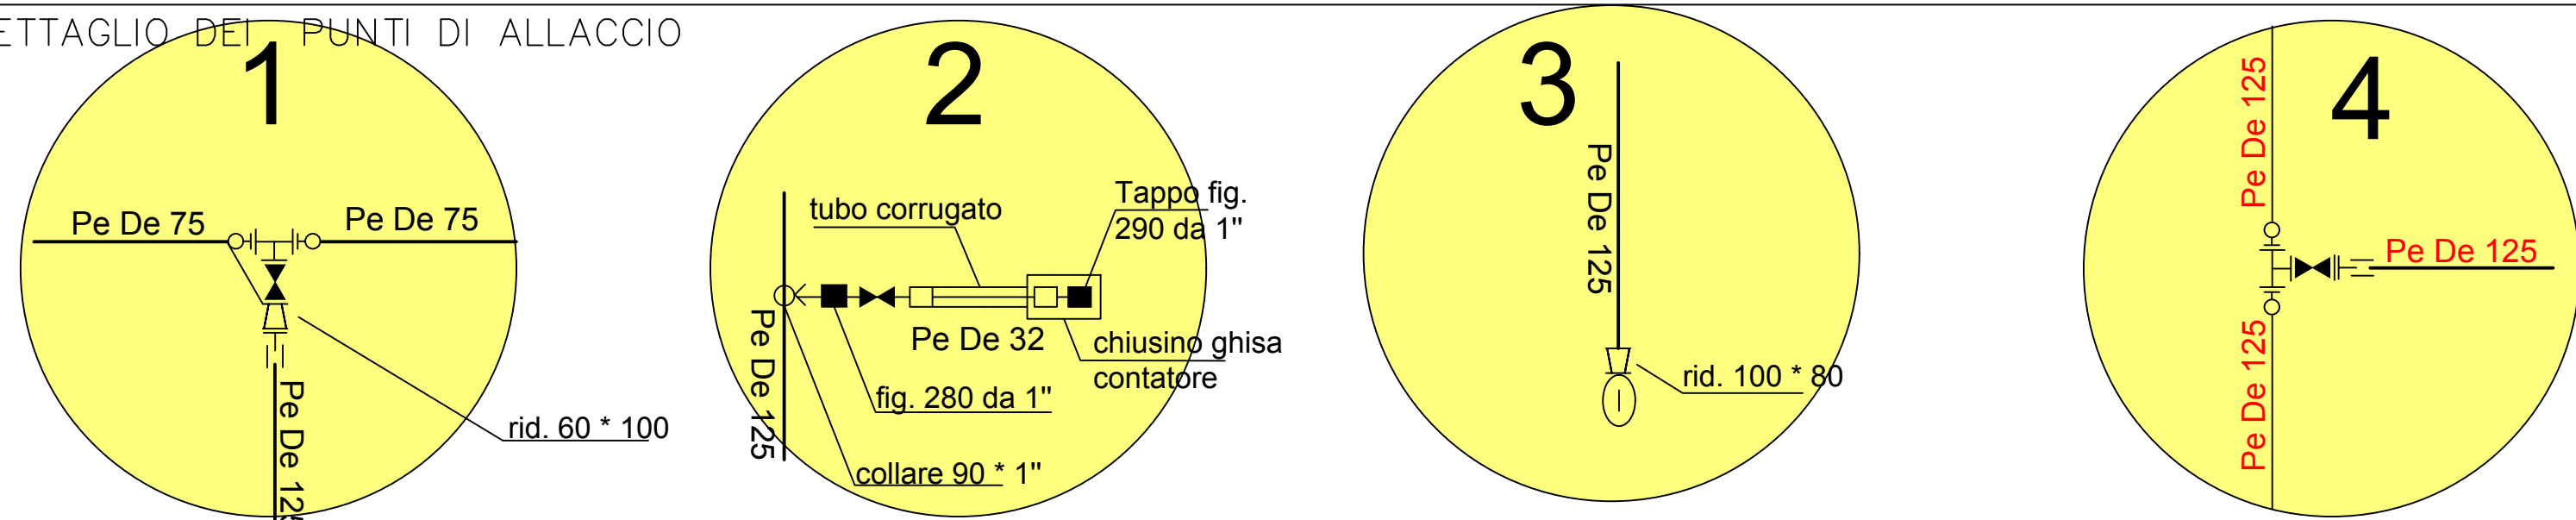


DETTAGLIO SECONDO STRALCIO LOTTIZZAZIONE  
SCALA 1:500

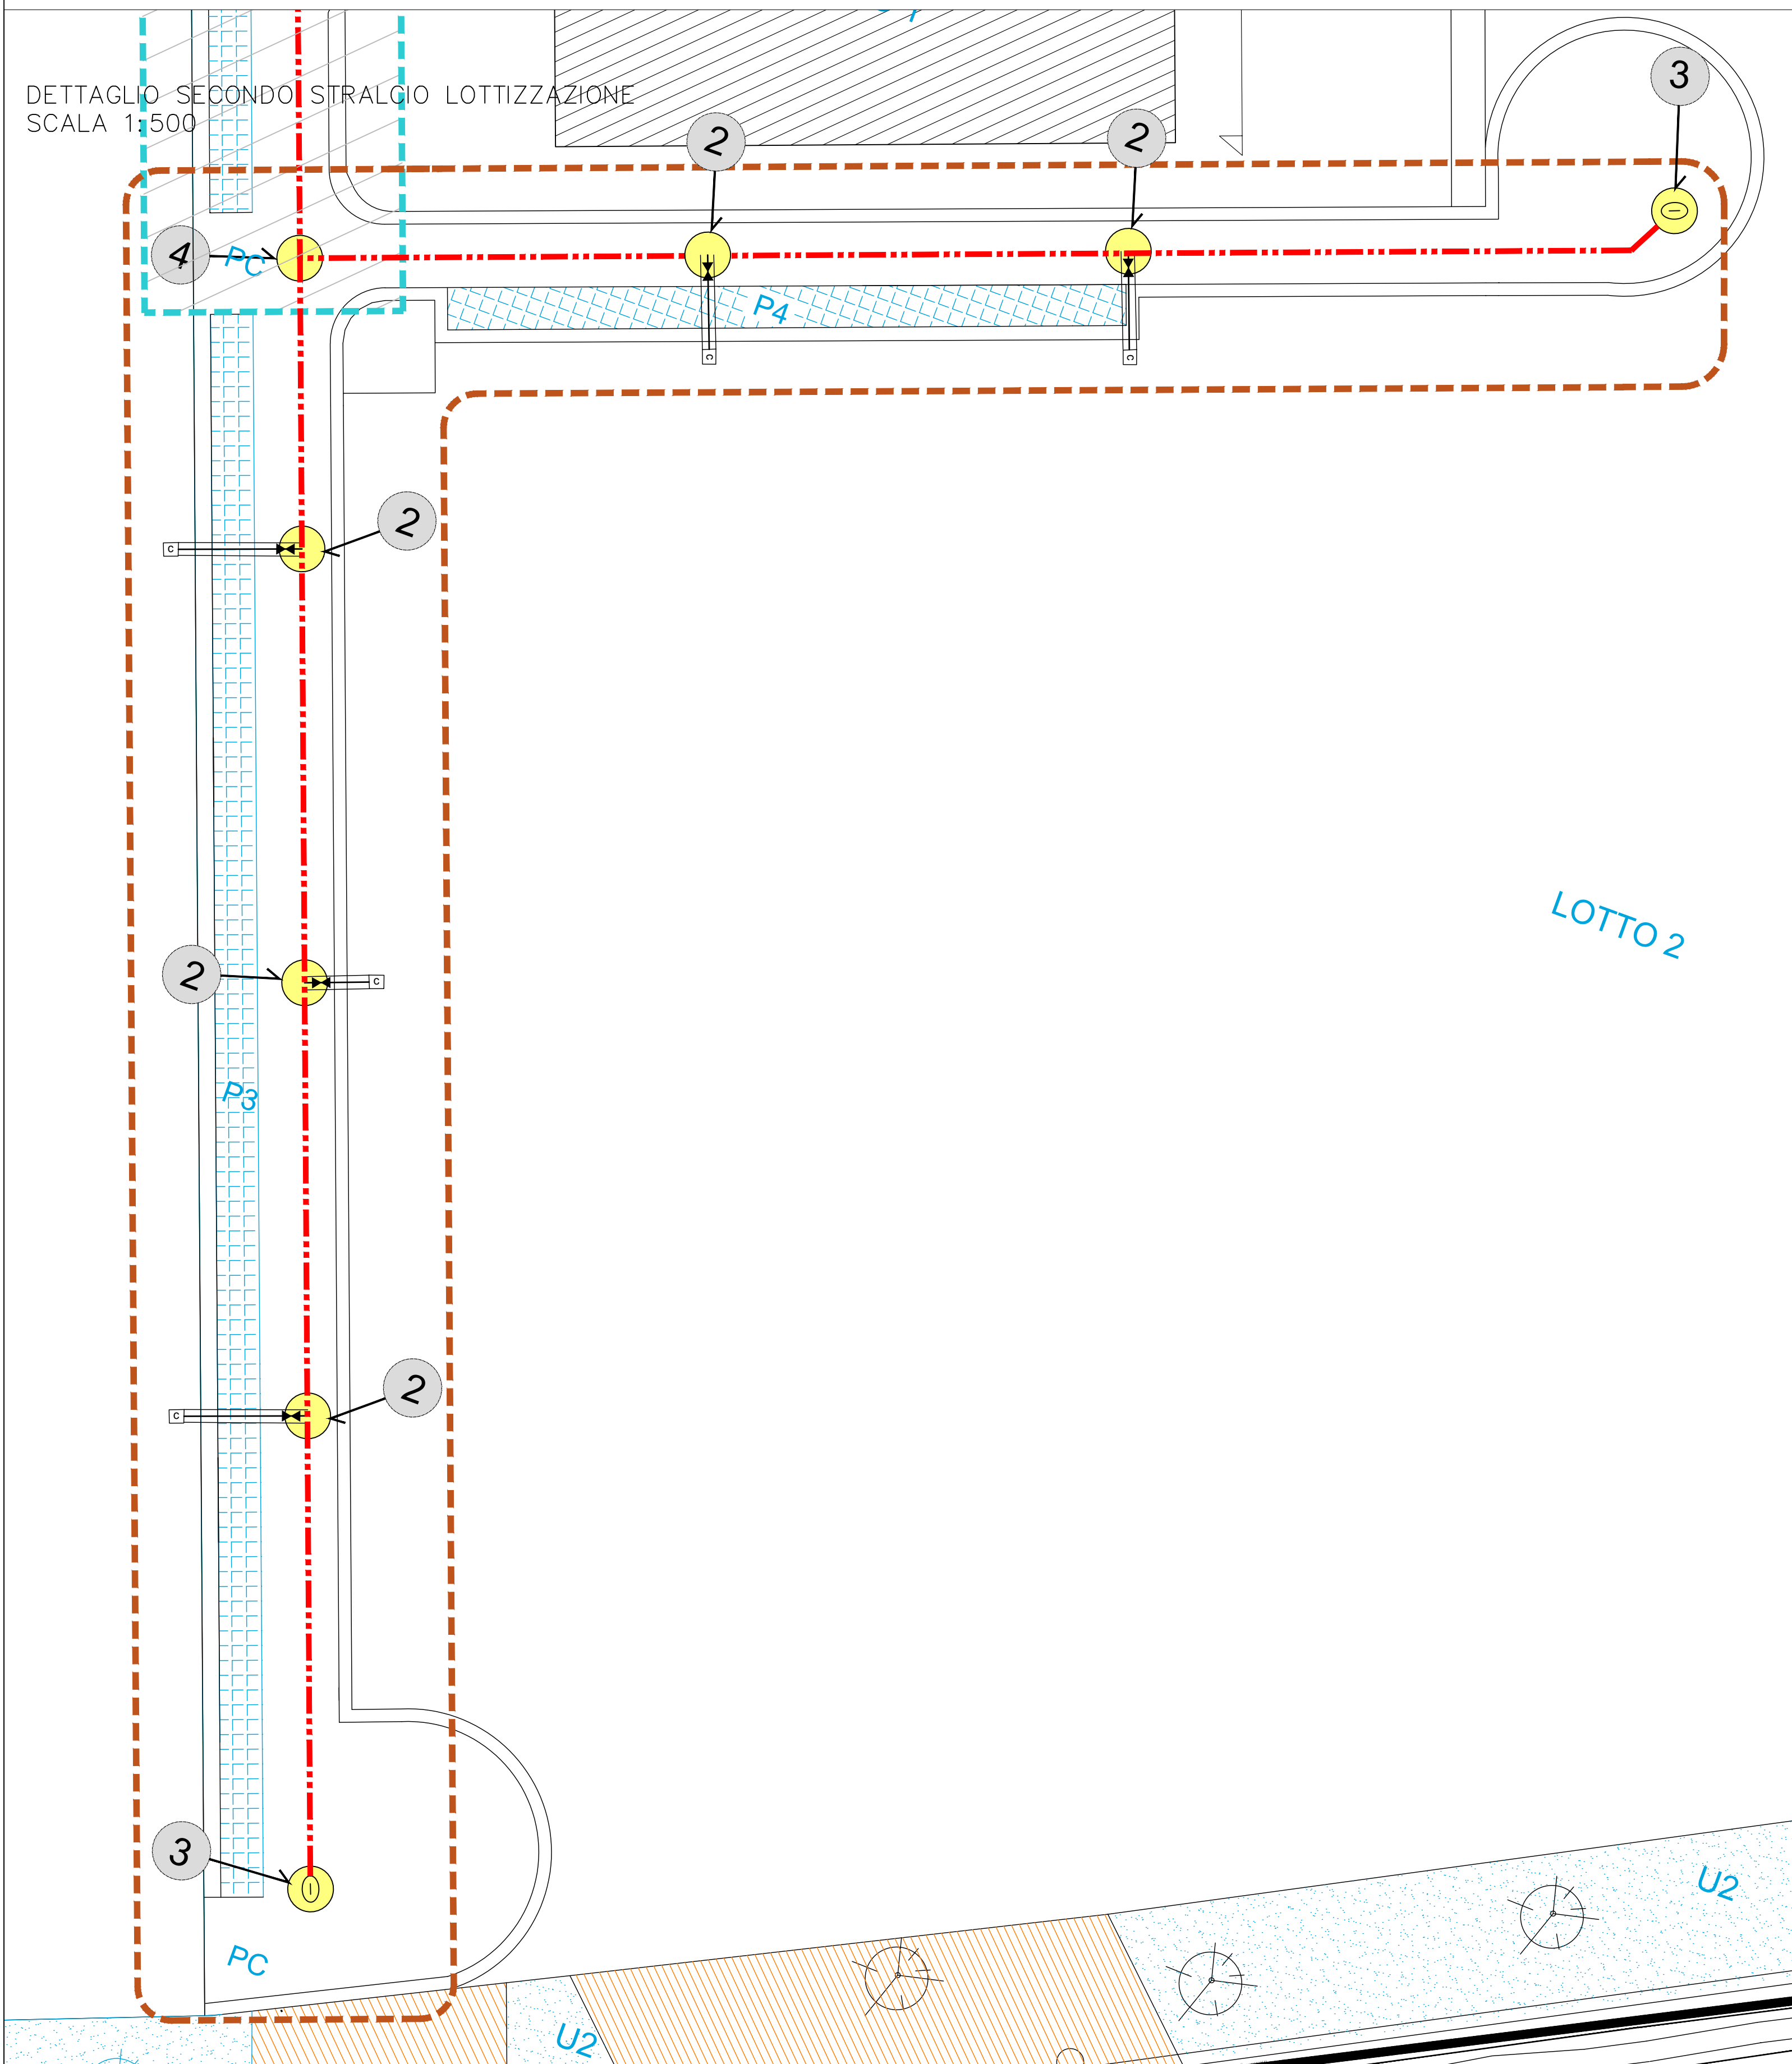

LEGENDA RETE ACQUEDOTTO

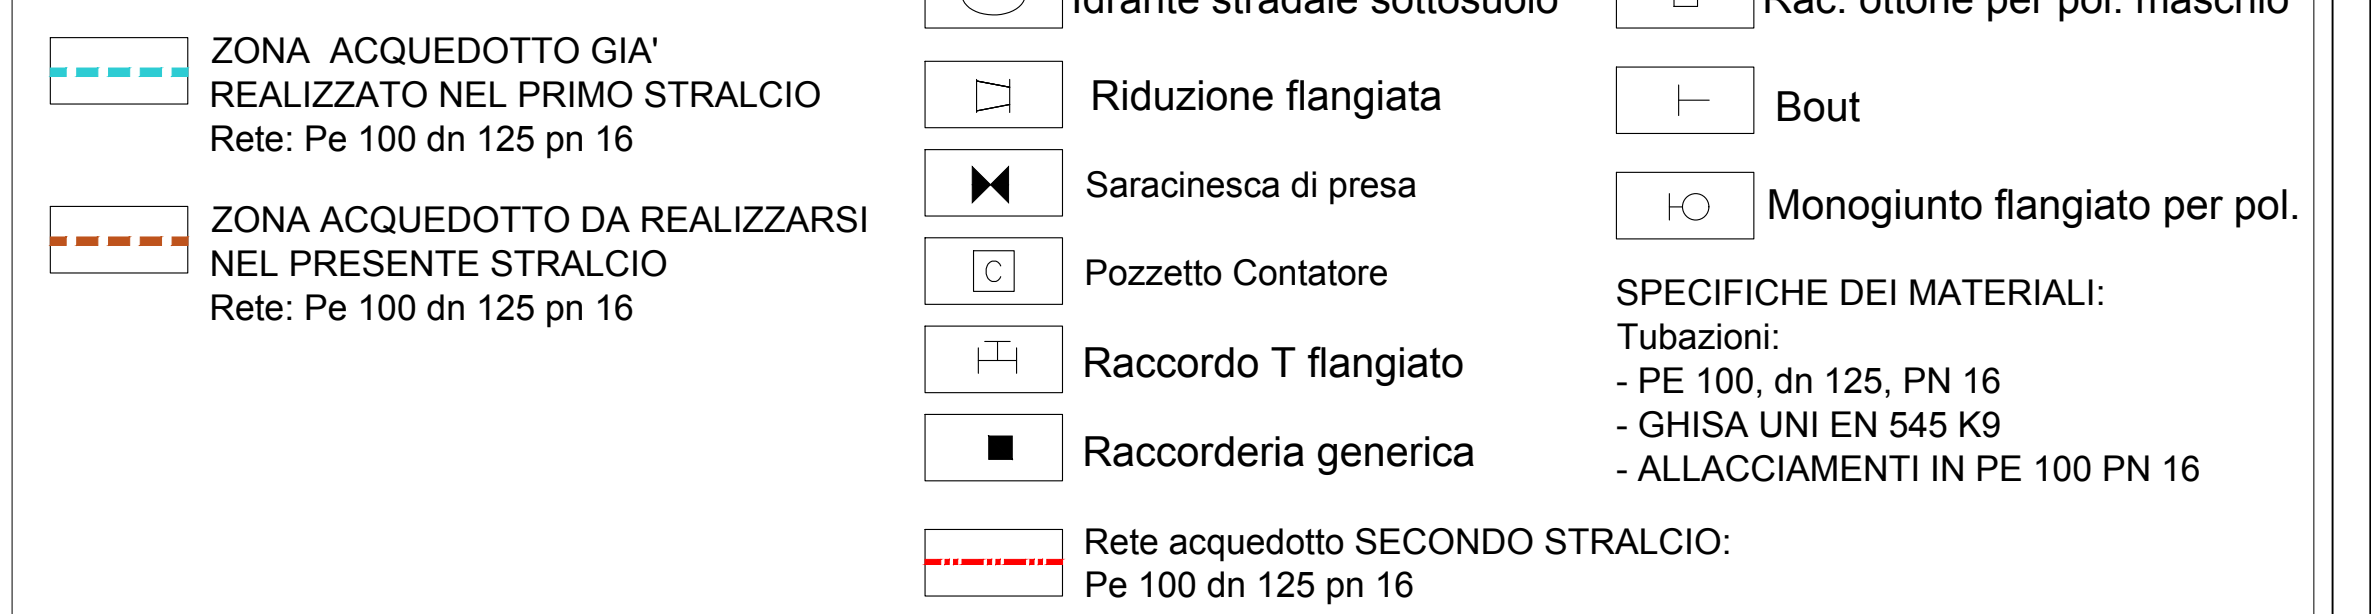

VISTA DI INSIEME DELL'INTERA LOTTIZZAZIONE  
SCALA 1:1500

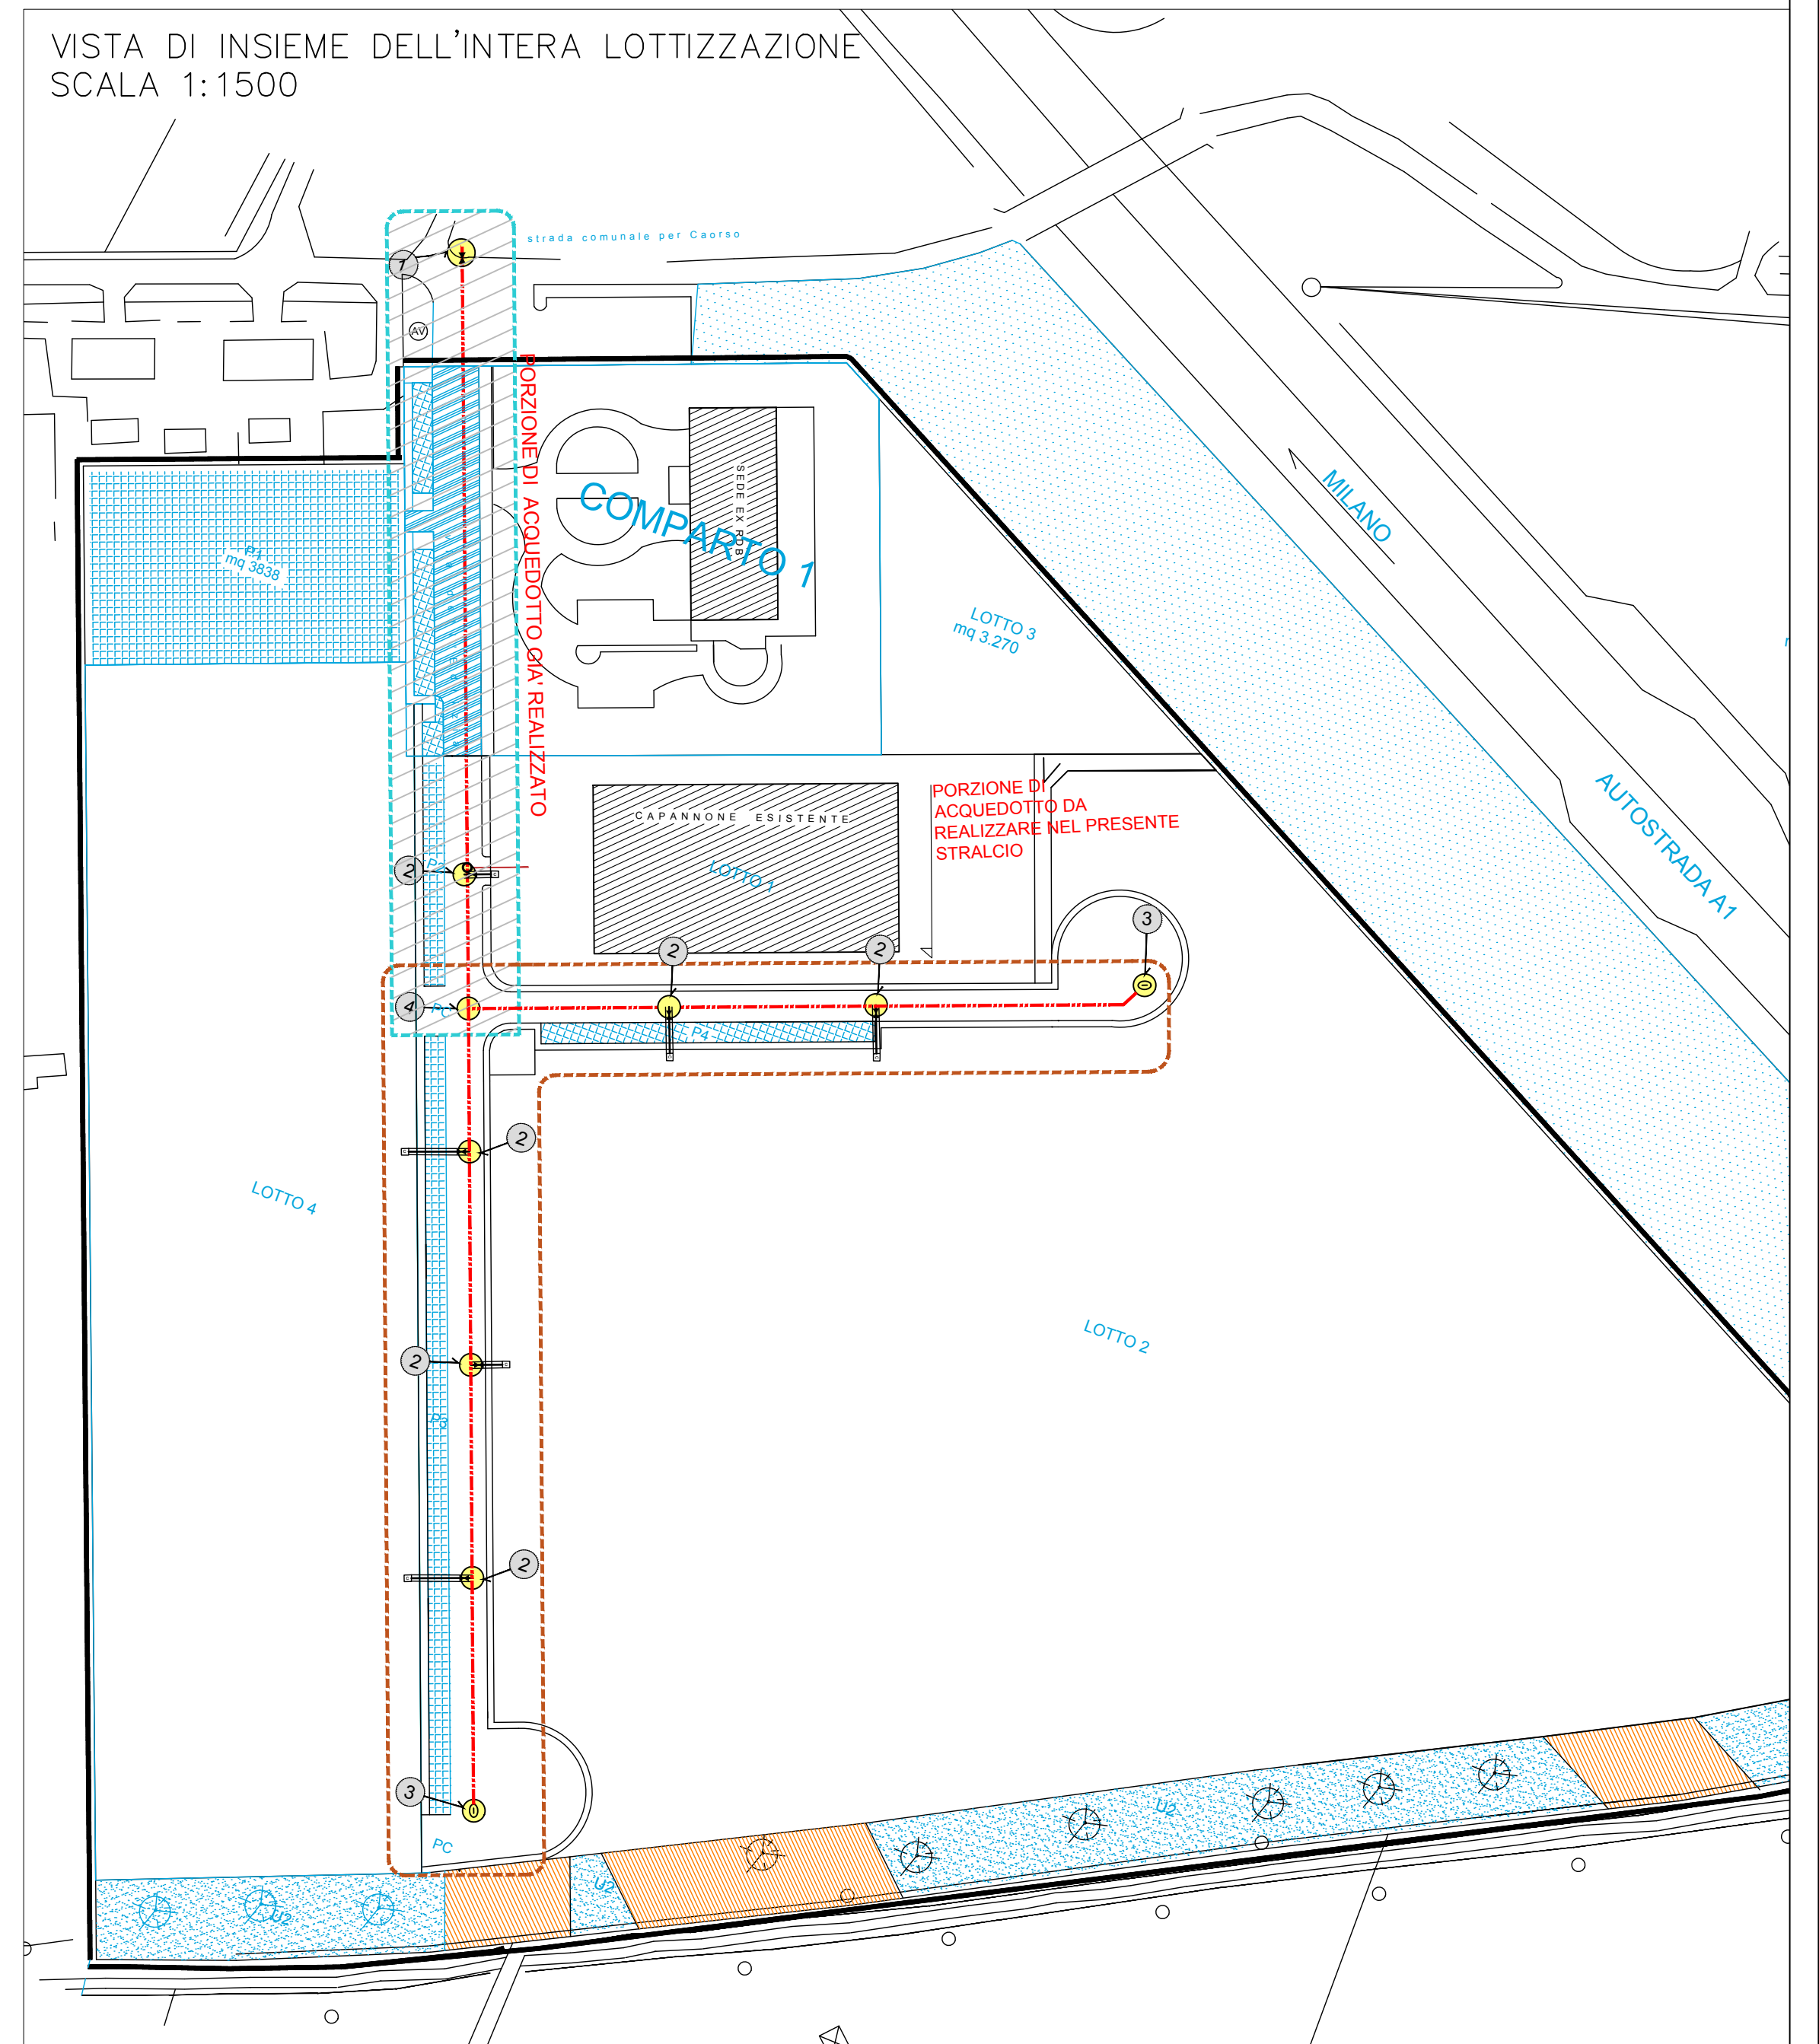

PRESCRIZIONI DI POSA:

La posa dovrà avvenire preferibilmente in trincea stretta con copertura min. di mt 1,00; lo spessore minimo del letto di posa e di copertura al di sopra della generatrice superiore del tubo di 10 cm e il materiale utilizzato dovrà essere di sabbia.

La tubazione dovrà essere posata solo ed esclusivamente su suolo pubblico ed ad una distanza minima di cm 50 da altri sottoservizi, 1 mt dalla fognatura;

I diametri minimi per gli allacci sono:  
a) 32 mm per l'uso civile/industriale;  
b) 50 mm per l'antincendio;

Le prese di allaccio dovranno essere realizzate con valvola di derivazione in ghisa sferoidale 400 con cuneo gommato, da posizionarsi in corrispondenza della tubazione di distribuzione e utilizzando raccordi in ottone opportunamente fasciato e protetto con guaine anticorrosione;

I contatori d'utenza (collocati da IREN) dovranno essere ubicati in nicchie e/o armadietti opportunamente coibentati con dimensioni che verranno fornite da IREN, siti al limite di proprietà.

I chiusini di copertura dei pozzetti dovranno essere preferibilmente in ghisa sferoidale di classe idonea ai carichi stradali e/o in ghisa grigia;

Le saracinesche di sezionamento dovranno essere in ghisa sferoidale 400 con cuneo gommato;

L'idrante soprassuolo DN 80, dovrà essere a rottura prestabilita con cappuccio superiore di protezione.

PAOLO  
ORSI  
ARCHITETTO

Via Emilia Est 74/f  
29010 Rottoleno, San Nicolò (PC)  
Partita IVA 01217120334

COLLABORATORI  
Arch. Daniele Silva  
Via Mattarella 26  
29027 San Polo di Padenzano

Arch. Andrea Balboni  
Strada Marchesina 29  
29020 Cossulengo

COMUNE DI PONTENURE PROVINCIA DI PIACENZA			
OGGETTO: VARIANTE AL PIANO PARTICOLAREGGIATO AREA RDB PONTENURE , VIA DELL'EDILIZIA n°1, APPROVATO CON DELIBERA GIUNTA COMUNALE n° 96/2015			
PROGETTO ESECUTIVO RETE ACQUEDOTTO			
COMMITTENTE: RDB IMMOBILIARE S.p.a.			
TAVOLA:	SCALA:	DATA:	AGGIORNAMENTO:
7	varie	10 mag 2021	